


地下壹層平面圖 SCALE : 1/100

國立臺北藝術大學


工程名稱 PROJECT	圖面名稱 DRAWING TITLE	圖面修正 REVISIONS	工程人員 ENGINEER	工程顧問 CONSULTANT	圖號 DRAWING NO.	張數 SHEET NO.	印號 SEAL
體泳館	地下壹層平面圖				A2-1		
	比例尺 SCALE : 1/100		本圖依藍之光.仲澤還建築師事務所 藍圖繪製				

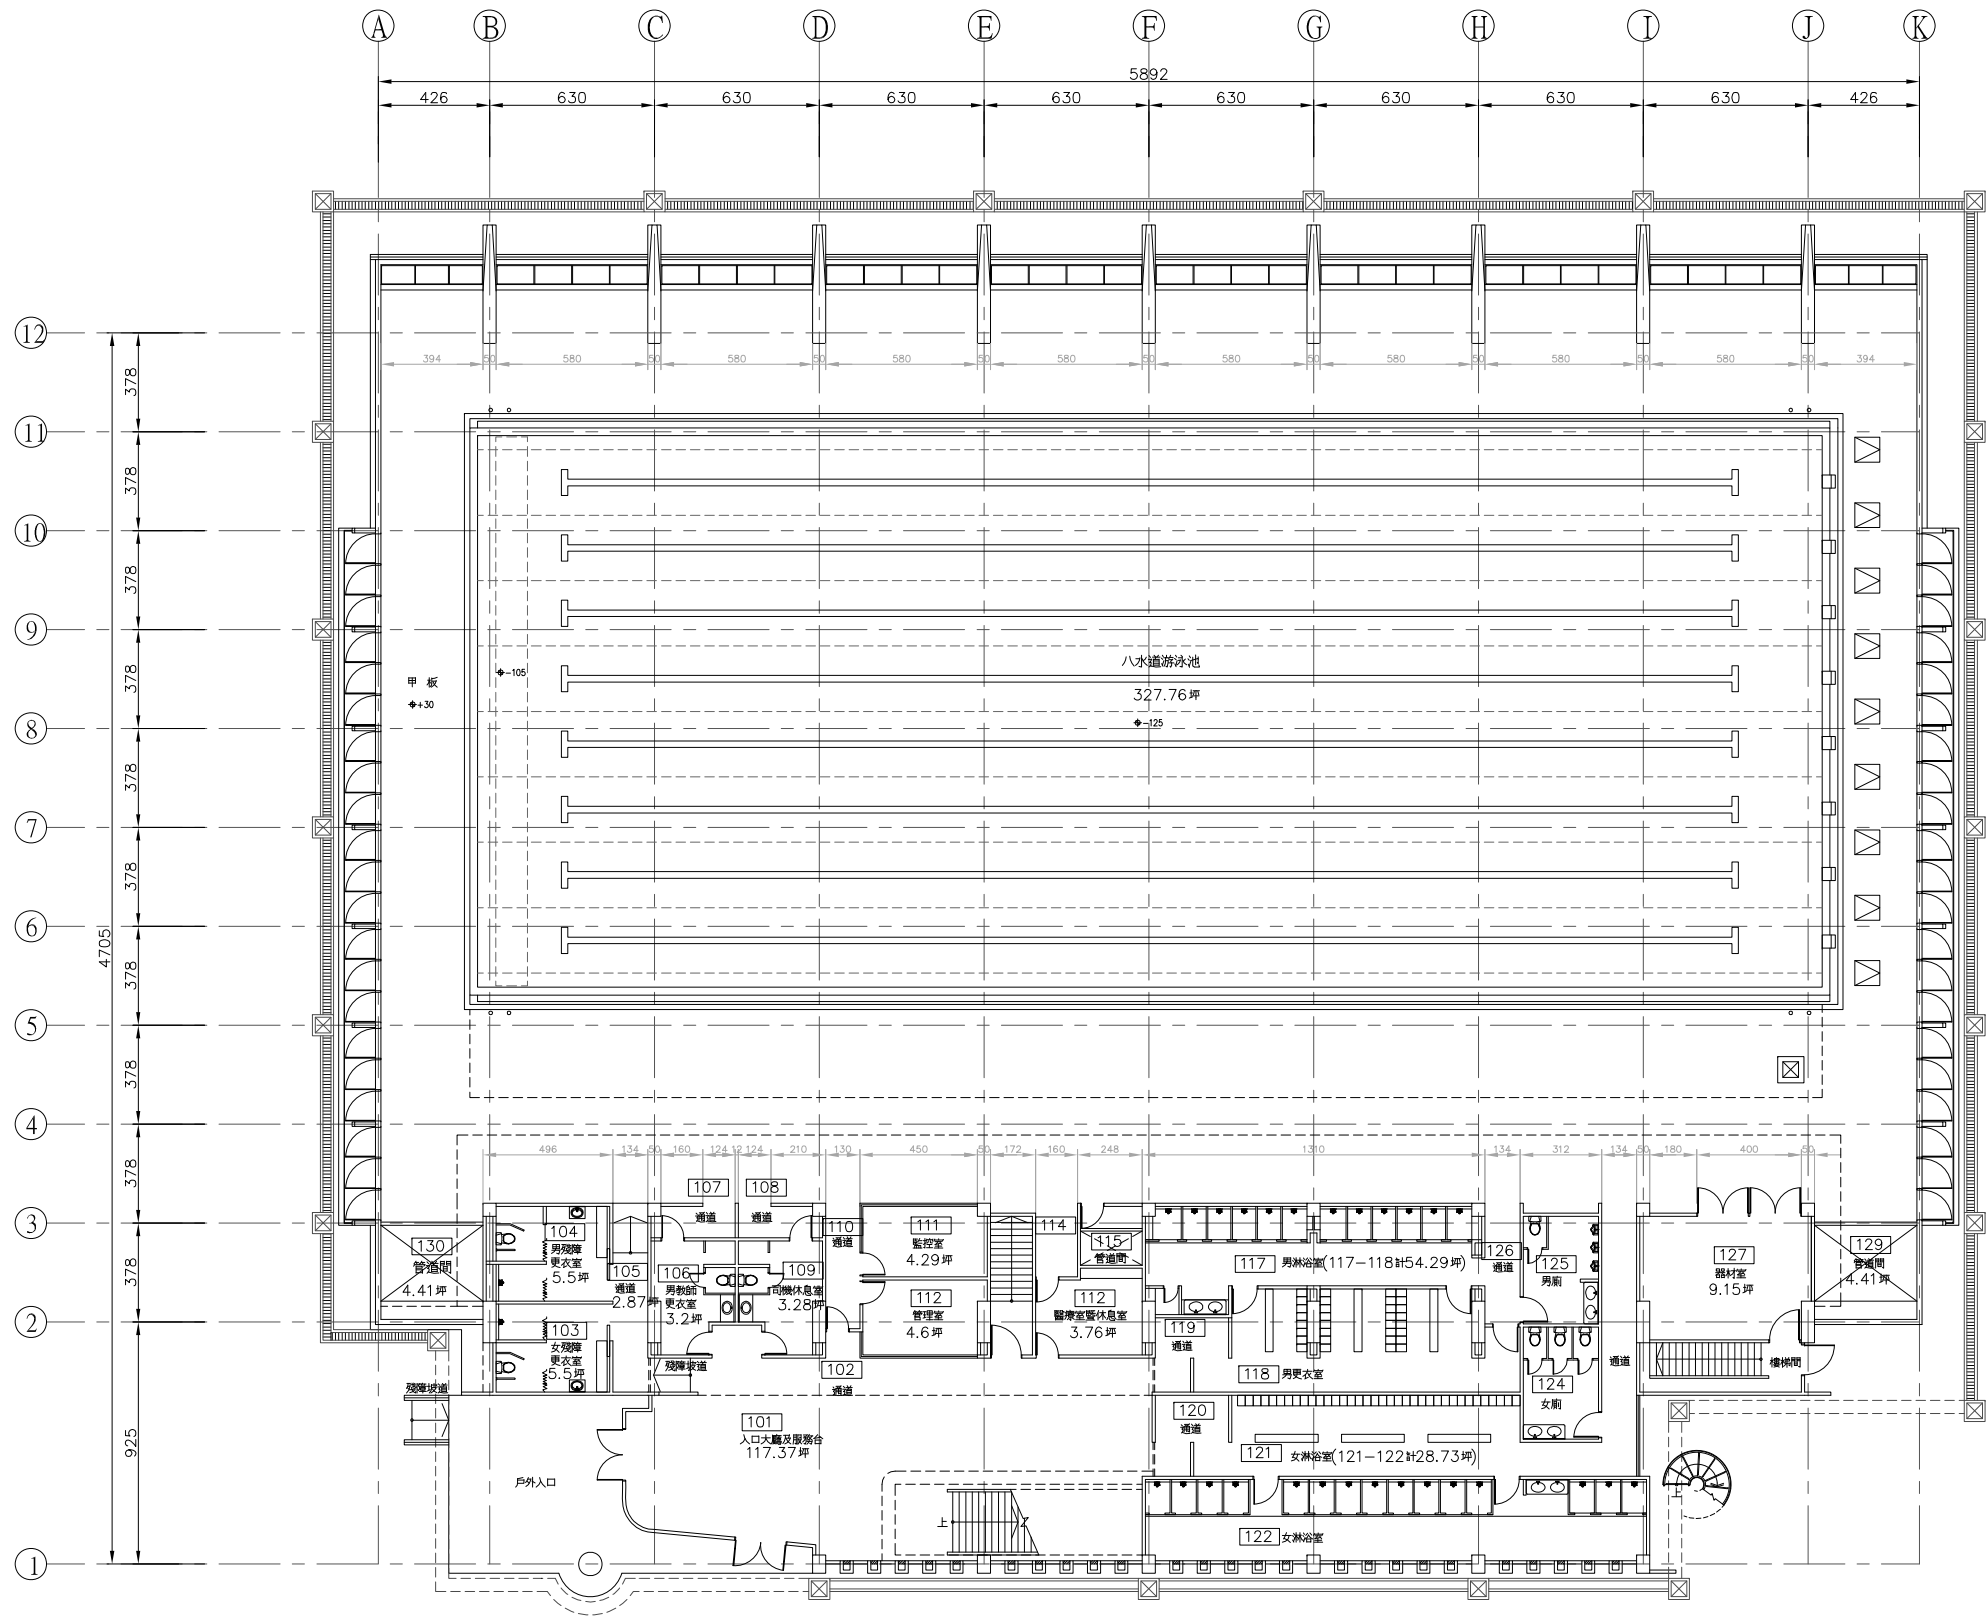


壹層平面圖 SCALE : 1/100

國立臺北藝術大學

工程名稱 PROJECT	圖面名稱 DRAWING TITLE	圖面修正 REVISIONS	工程人員 ENGINEER	工程顧問 CONSULTANT	圖號 DRAWING NO.	張數 SHEET NO.	印處 SEAL
體泳館	壹層平面圖				A2-2		
	比例尺 SCALE : 1/100		本圖依藍之光.仲澤選建築師事務所 藍圖繪製				

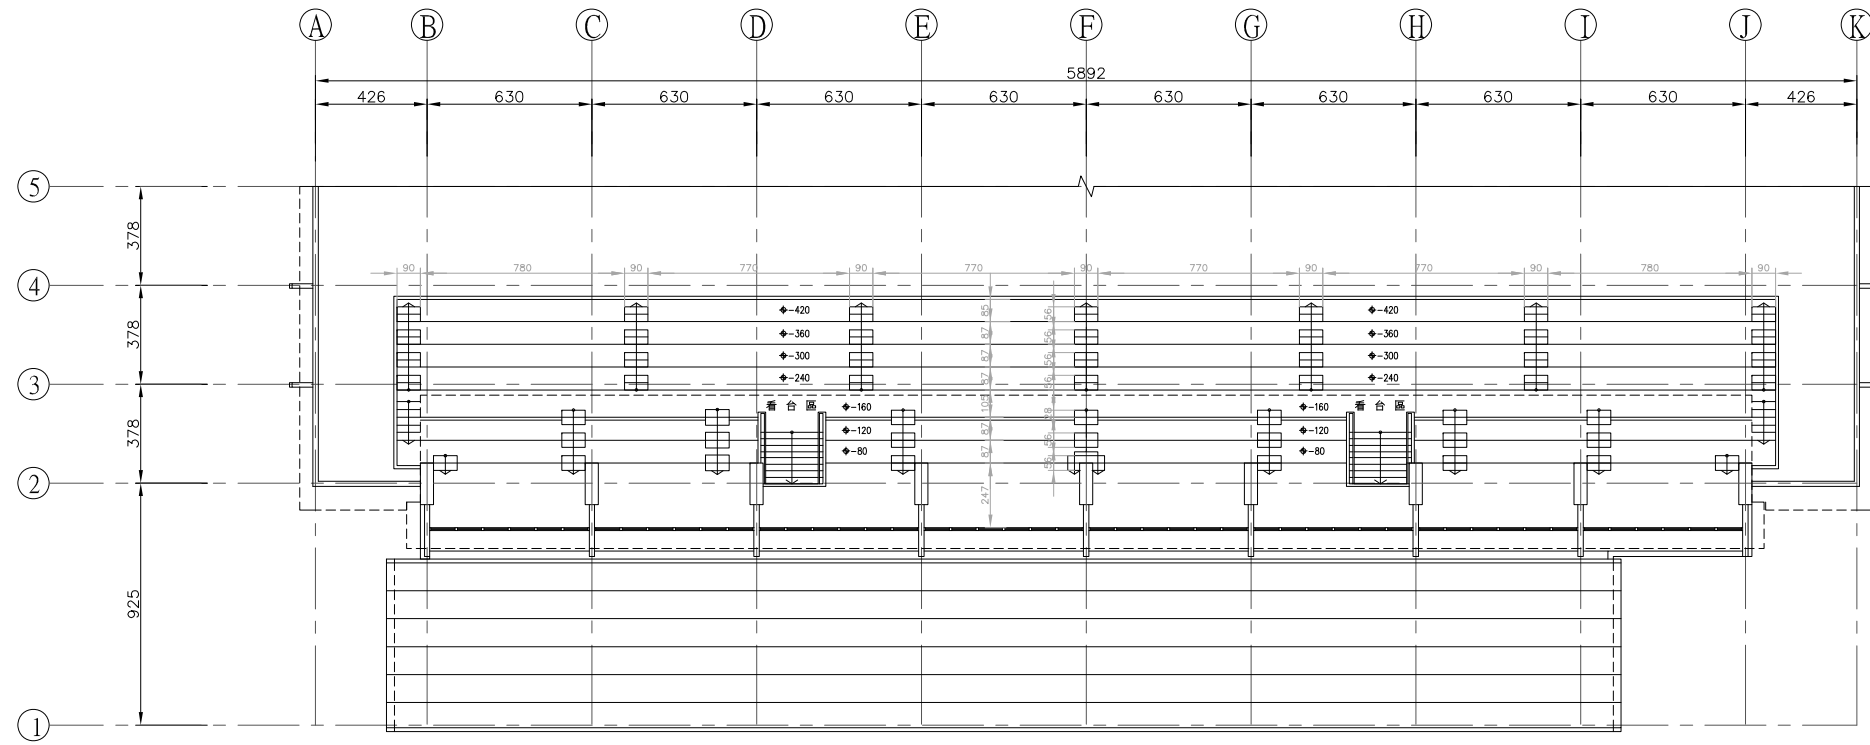

看台層平面圖 SCALE : 1/100

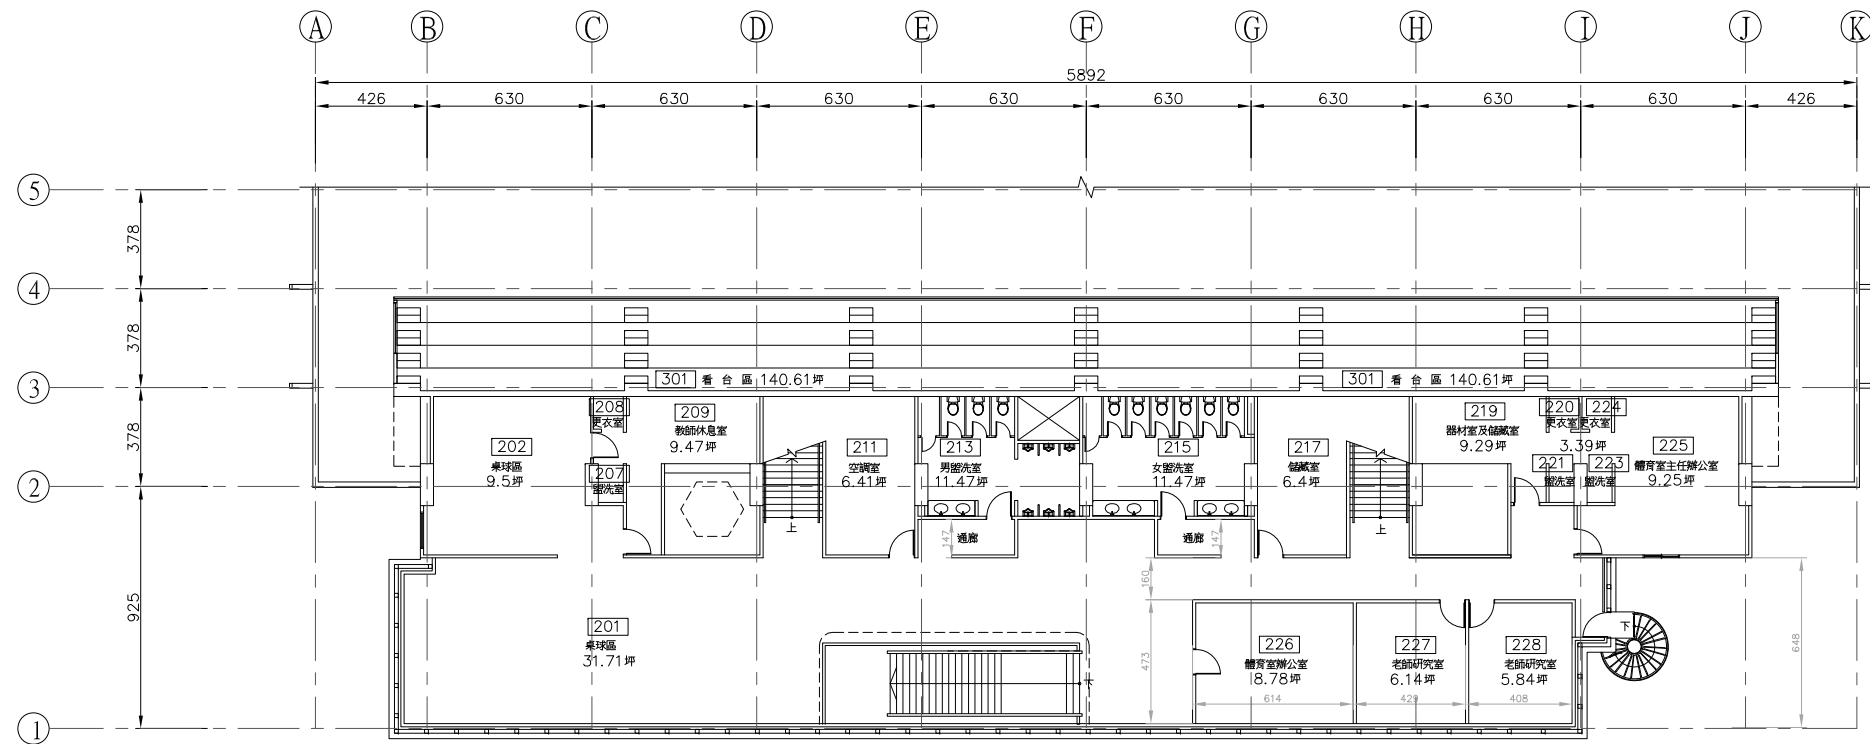

貳層平面圖 SCALE : 1/100

國立臺北藝術大學

工程名稱 PROJECT  
體泳館

圖面名稱 DRAWING TITLE  
貳層平面圖  
比例尺 SCALE : 1/100

圖面修正 REVISIONS

本圖依藍之光.仲澤遠建築師事務所  
藍圖繪製

工程人員 ENGINEER

工程顧問 CONSULTANT

圖號 DRAWING NO.  
A2-3

張數 SHEET NO.

印號 SEAL

體育游泳館空間使用

樓層	編號	空間名稱	坪數	平方公尺	備註
1F		游泳池	327.76	1083.51	
1F	101	入口大廳含服務櫃台	117.37	388	
1F	103	女殘障更衣室	5.55	18.35	
1F	104	男殘障更衣室	5.55	18.35	
1F	105	通道	2.87	9.5	
1F	106	男教師更衣室	3.28	10.85	
1F	107	司機休息室	3.28	10.85	
1F	111	監控室	4.29	14.18	
1F	112	管理室	4.6	15.2	
1F	115	管道間	1.62	5.36	
1F	116	醫療室及休息室	3.76	12.42	兼晨泳會行政辦公室
1F	177-118	男浴淋室及更衣室	54.29	179.47	
1F	121-122	女淋浴室及更衣室	26.73	88.36	
1F	127	器材室	9.15	30.24	
1F	129	管道間	5.49	18.14	
1F	130	管道間	4.41	14.6	
		小計	580	1917.38	
2F	201	桌球室	31.71	104.81	
2F	202	桌球室	9.5	31.48	
2F	207-208	更衣室及盥洗室	3.05	10.08	
2F	209	教師休息室	9.74	32.2	
2F	211	空調室	6.41	21.19	
2F	213	男盥洗室	11.47	37.93	
2F	215	女盥洗室	11.47	37.93	
2F	217	儲藏室	6.4	21.19	
2F	219	器材室及儲藏室	9.29	30.7	
2F	220-224	更衣室及盥洗室	3.39	11.2	
2F	225	主任辦公室	9.25	30.58	
2F	226	館辦公室	8.78	29.04	
2F	227	教師研究室	6.14	20.3	林志隆老師
2F	228	教師研究室	5.84	19.3	莊正典老師
		小計	132.44	437.93	
3F	301	看台區	140.61	464.81	
		小計	140.61	464.81	

其他空間為樓梯間,走道,廁所,走道,機房等

體育游泳館空間使用

樓層	編號	空間名稱	坪數	平方公尺	備註
B1F	B101	通風井	4.41	14.59	
B1F	B102	變電室	23.16	76.57	
B1F	B103	儲藏室	2.12	7.01	
B1F	B104	儲藏室	2.66	8.81	
B1F	B105	空調機房	16.48	54.46	
B1F	B106	機械設備室	51	168.59	
B1F	B107	通風井	4.41	14.59	
B1F	B108	管道間	2.66	8.79	
B1F	B109	防空避難室	16.75	55.37	
B1F	B110	儲藏室			
B1F	B111	消防幫浦室	23.14	76.51	
B1F	B112	平衡水池	6.62	21.87	
B1F	B113	儲藏室			